



PIANO TERRA
Scala 1:100

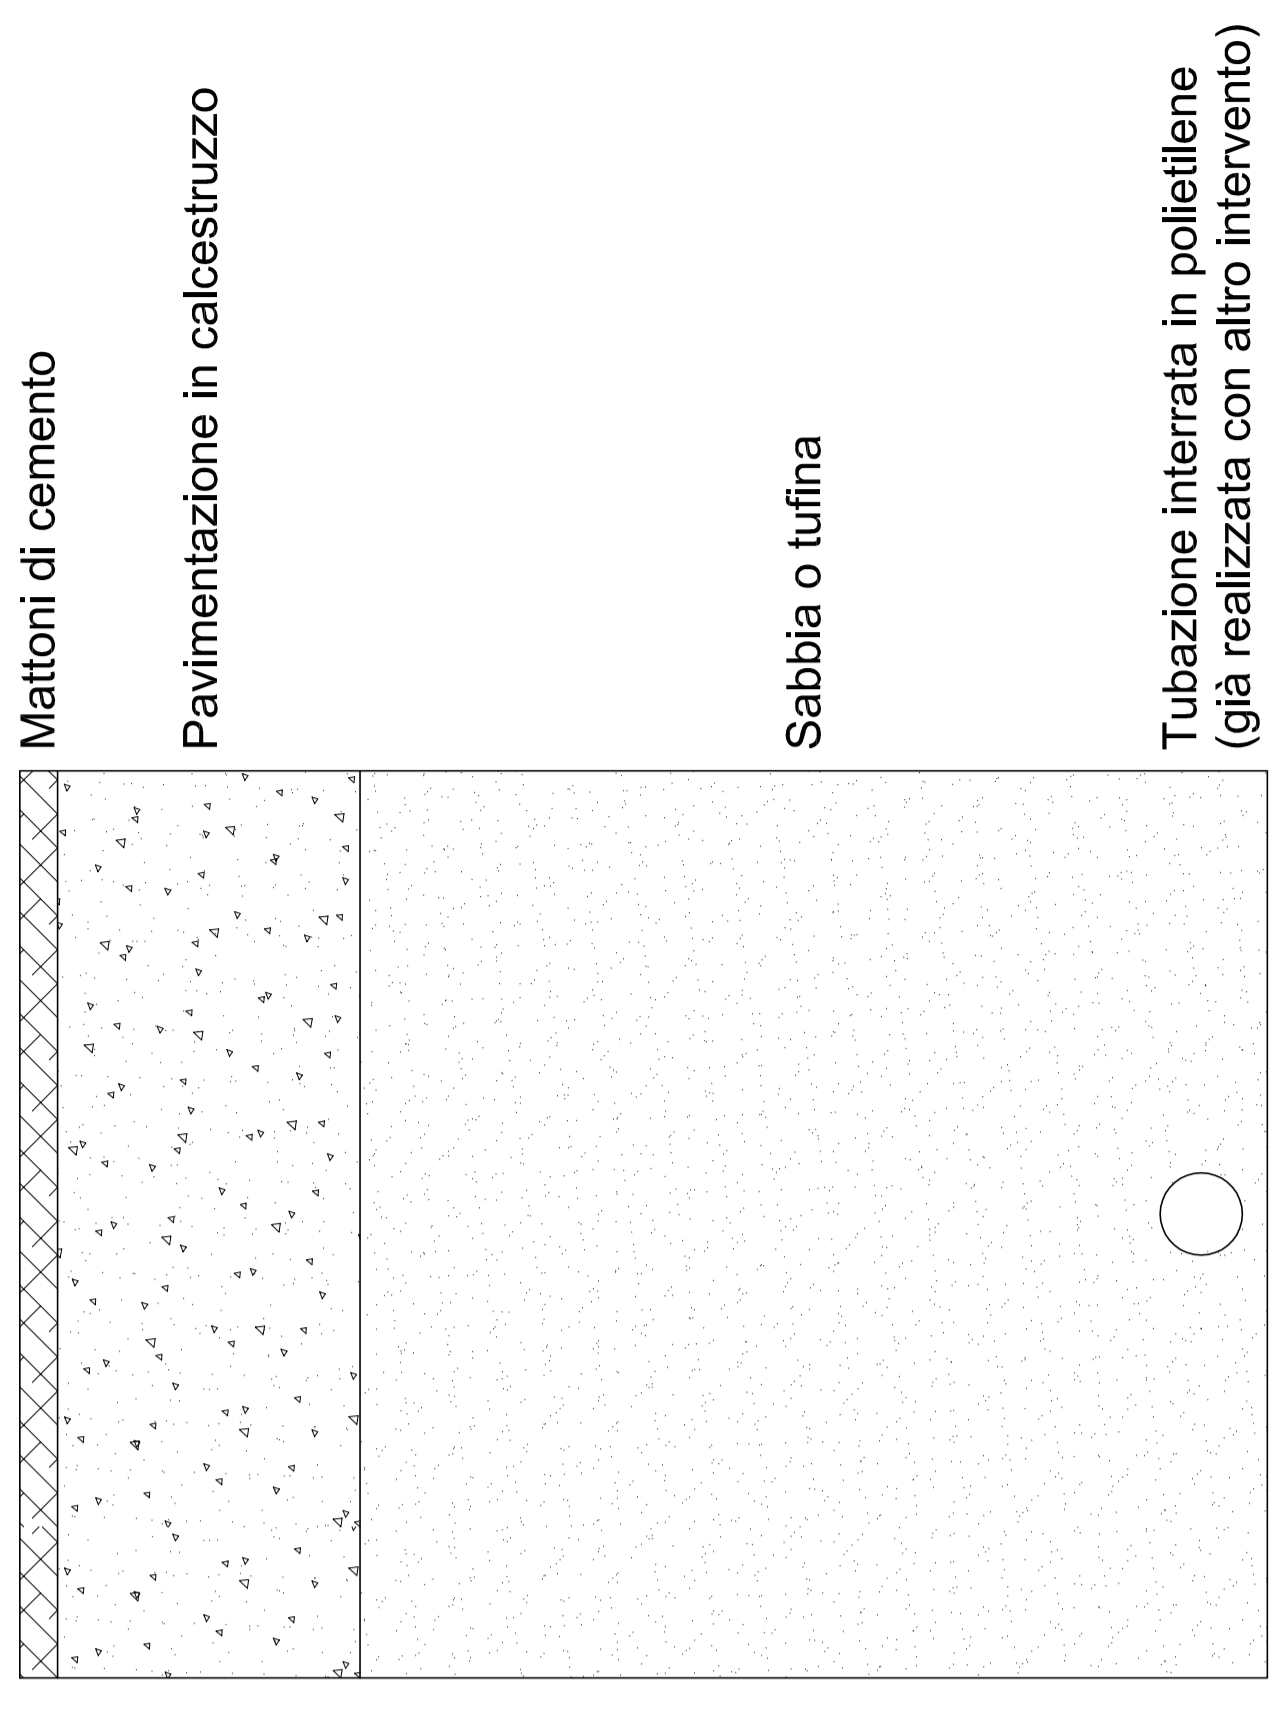


Particolare costruttivo

Piano Interrato Centrale Termica

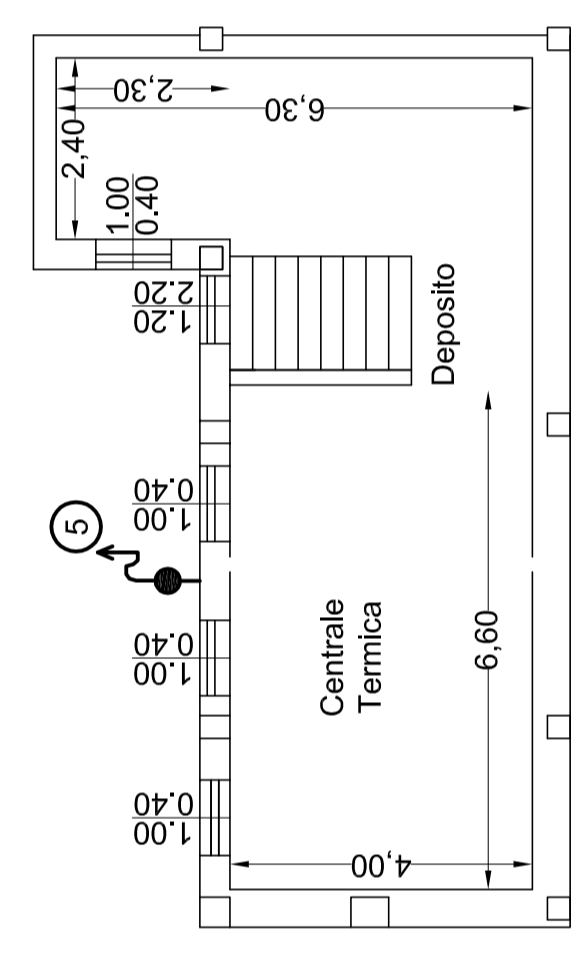

Locale pompe e riserva idrica antincendio esistente (30 mc)
(attacco VV. F. UNI 70 su via Comm. Daniele)

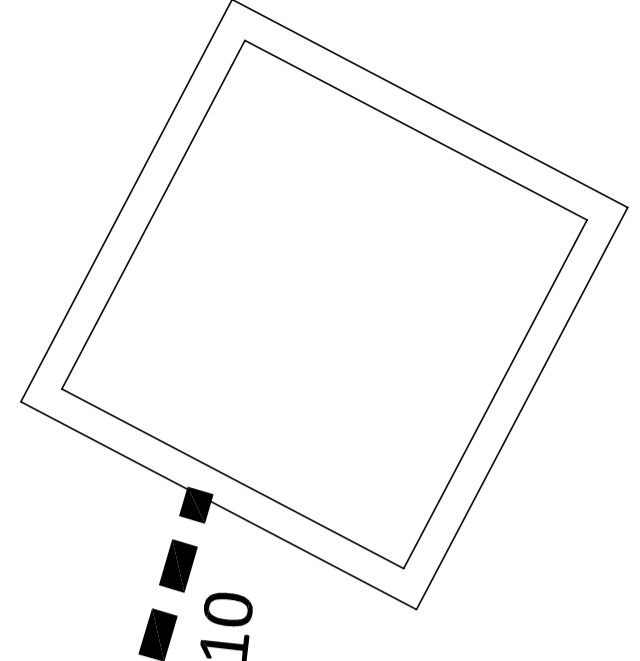

Legenda

- Percorsi di esodo orizzontale
- Linea antincendio già realizzata con altro intervento
- Linea antincendio di progetto
- Idranti UNI 45
- Colonne montanti

REGIONE PUGLIA
CITTA' DI GAGLIANO DEL CAPO
(Provincia di Lecce)

PON - "Ambienti per l'apprendimento" FESR 2007-2013 - Asse II/Obiettivo C

**PROGETTO DI ADEGUAMENTO FUNZIONALE
PER LA SICUREZZA ANTINCENDIO DELLA SCUOLA MEDIA**

PROGETTO ESECUTIVO

| | | |
|--|---|---|
| Data | OGGETTO | Al. n. |
| Feb 2014 | IMPIANTO FISSO DI ESTINZIONE INCENDI | 07 |
| Il Progettista Ing. Emiliano ZAMPIRONI | | Scala 1:100 |
| Il Responsabile del Settore Ing. Daniele ACCOTO | | Il Responsabile del Procedimento Geom. Franco CAPUTO |